


piwnica

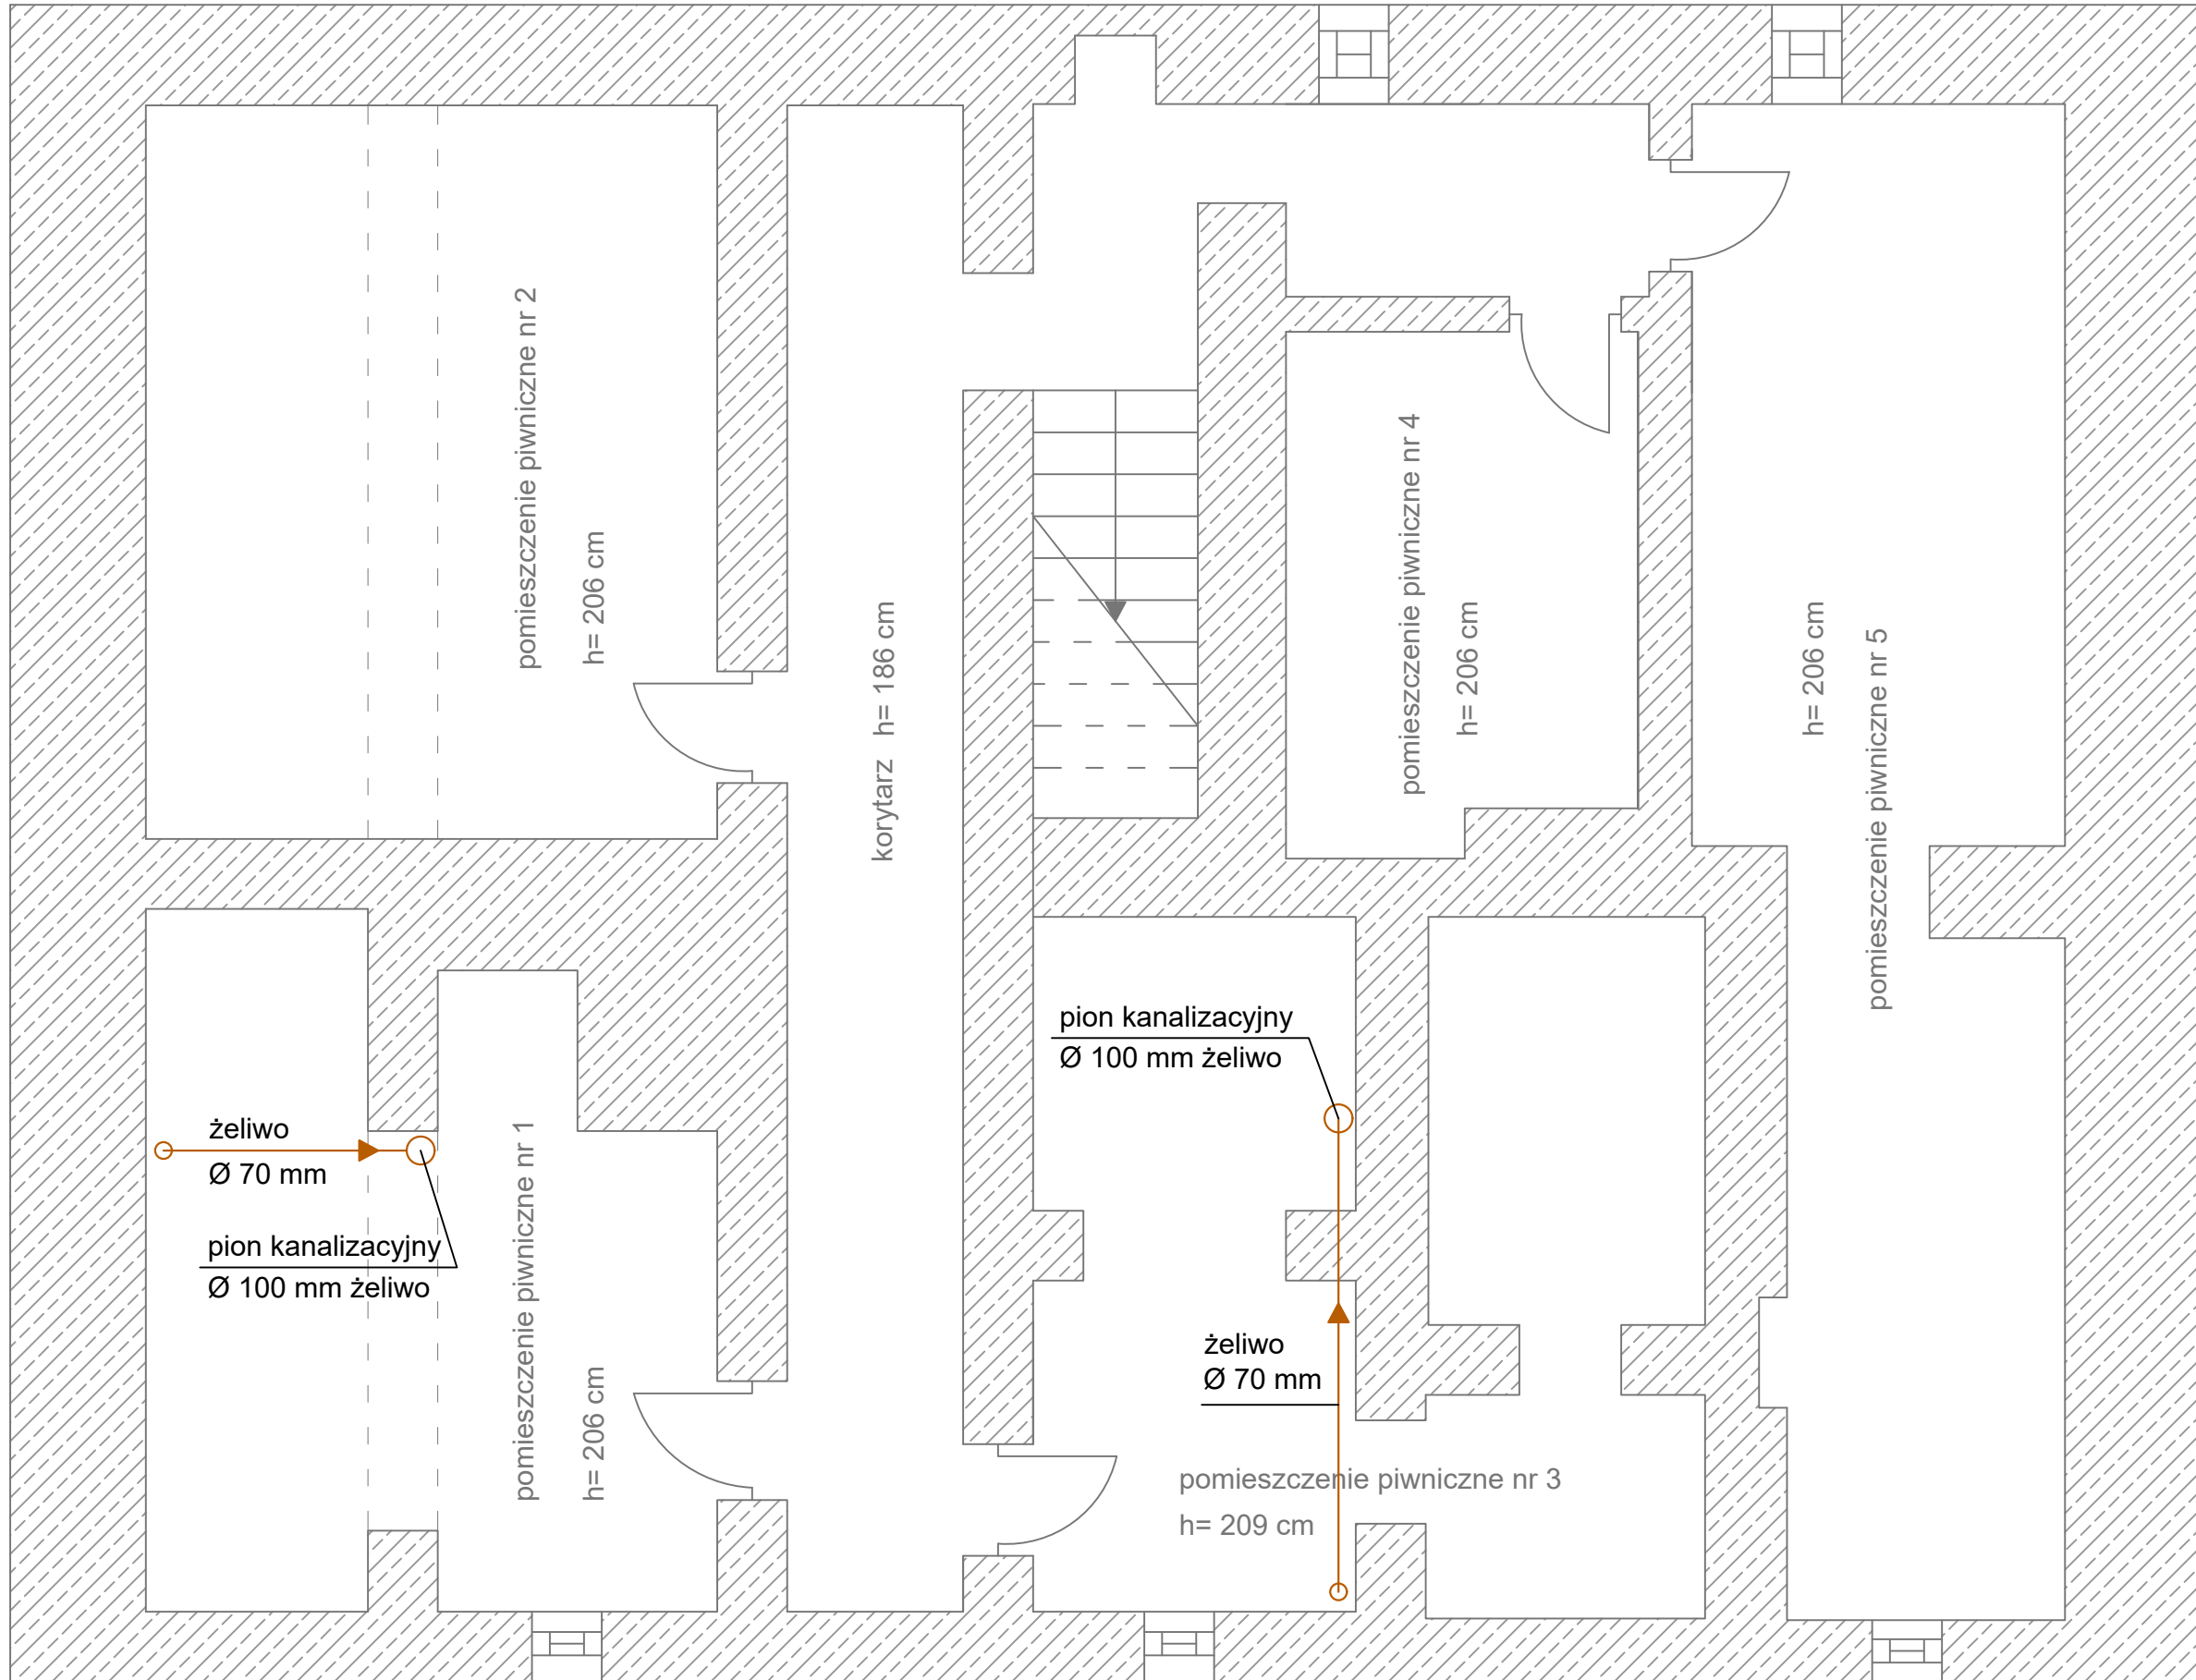

Projekt Budowlany		skala 1:50
nazwa i adres obiektu	Rozprowadzenie instalacji c.o. i c.w.u. wraz z kotłem c.o., montaż wkładu kominowego i wymiana pionów kanalizacyjnych w budynku przy ulicy Mazurskiej 11 w Goldapi	data: maj 2022r.
tytuł opracowania	Rzut piwnicy - Mazurska 11 - instalacja kanalizacji sanitarnej	Nr. rys. 2
Projektant :	IMIĘ I NAZWISKO mgr inż. Justyna Januszek-Siemion	PODPIS
Asystent :	mgr inż. Andrzej Borowski	
	NR UPRAWNIENI WAM/0032/PWOS/16	